


VODOMERNÁ ŠACHTA VŠ 9 m³:

REZ A-A':
M 1:25

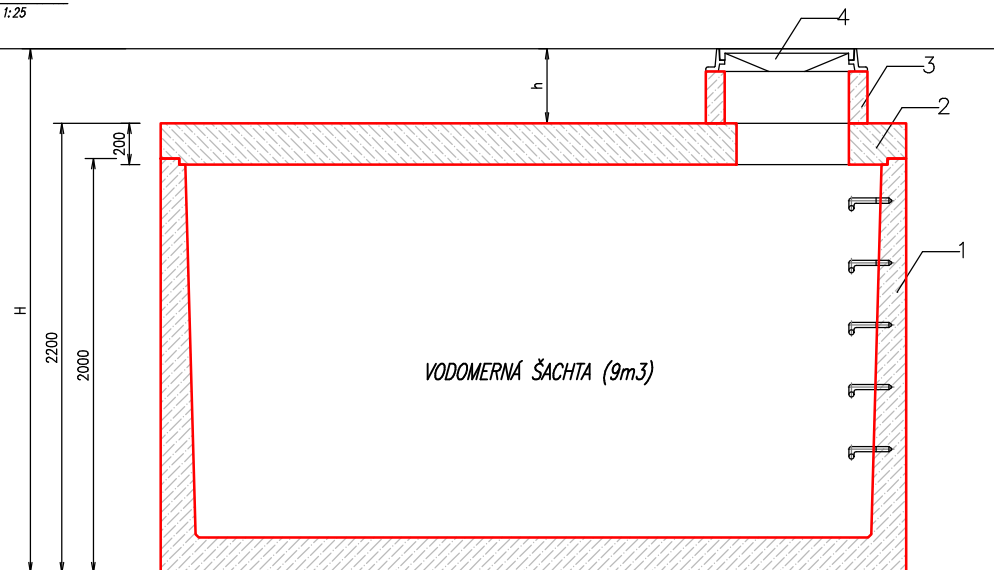


LEGENDA

1 NÁDRŽ
2 STROPNÁ DOSKA
3 VSTUPNÝ KOMÍN
4 POKLOP

POZNÁMKA

VZDIALENOSŤ "L" PODĽA POŽIADAVKY ZÁKAZNÍKA
OTVOR "DN" PODĽA POŽIADAVKY ZÁKAZNÍKA

PŮDORYS:
M 1:25

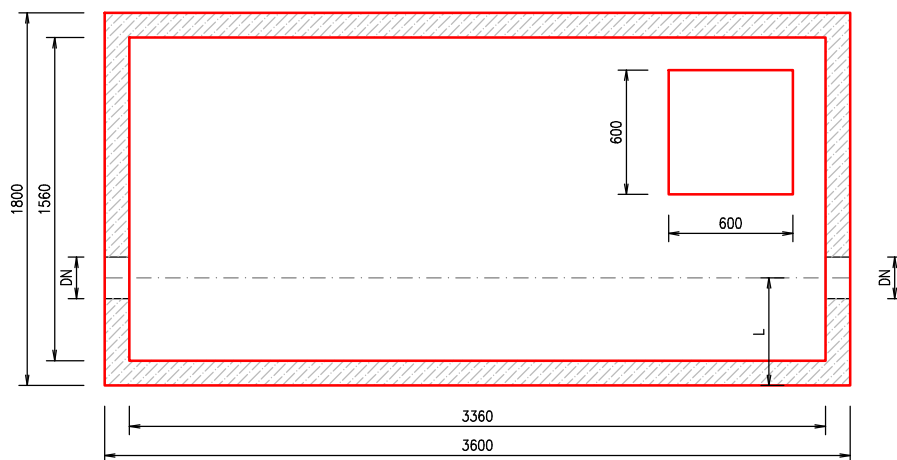

ZAŤAŽENIE POKLOPU
15kN - 400 kN

H= CELKOVÁ HĽBKA OSADENIA

h=PODĽA HĽBKY OSADENIA

Pozn.:

SAMONOSNÁ MONOLITICKÁ NÁDRŽ (JEDNOLIATA - BEZ SPOJOV) !

VÝROBCA : ZAPPA s.r.o. Borovce č. 358, 922 09 Borovce, okres Piešťany		ZAPPA s.r.o. Ján ZÁVODNÝ mobil : +421 906 279 013, www.zappa.sk IČO : 48 481 811, DIČ : 2023416890	
HMOTNOSŤ NÁDRŽE :	10,1 t	CELKOVÁ HMOTNOSŤ :	13,2 t
HMOTNOSŤ STROP. DOSKY :	3,1 t	CELKOVÝ OBJEM NÁDRŽE :	9,0 m ³
NÁZOV :	VODOMERNÁ ŠACHTA VŠ 9 m³		Informačný výkres
		MIERKA 1:25	Č. VÝKRESU